


Montag Stiftung Jugend und Gesellschaft | SOS Kassel | 2024

**SCHULBAU
OPEN
SOURCE**

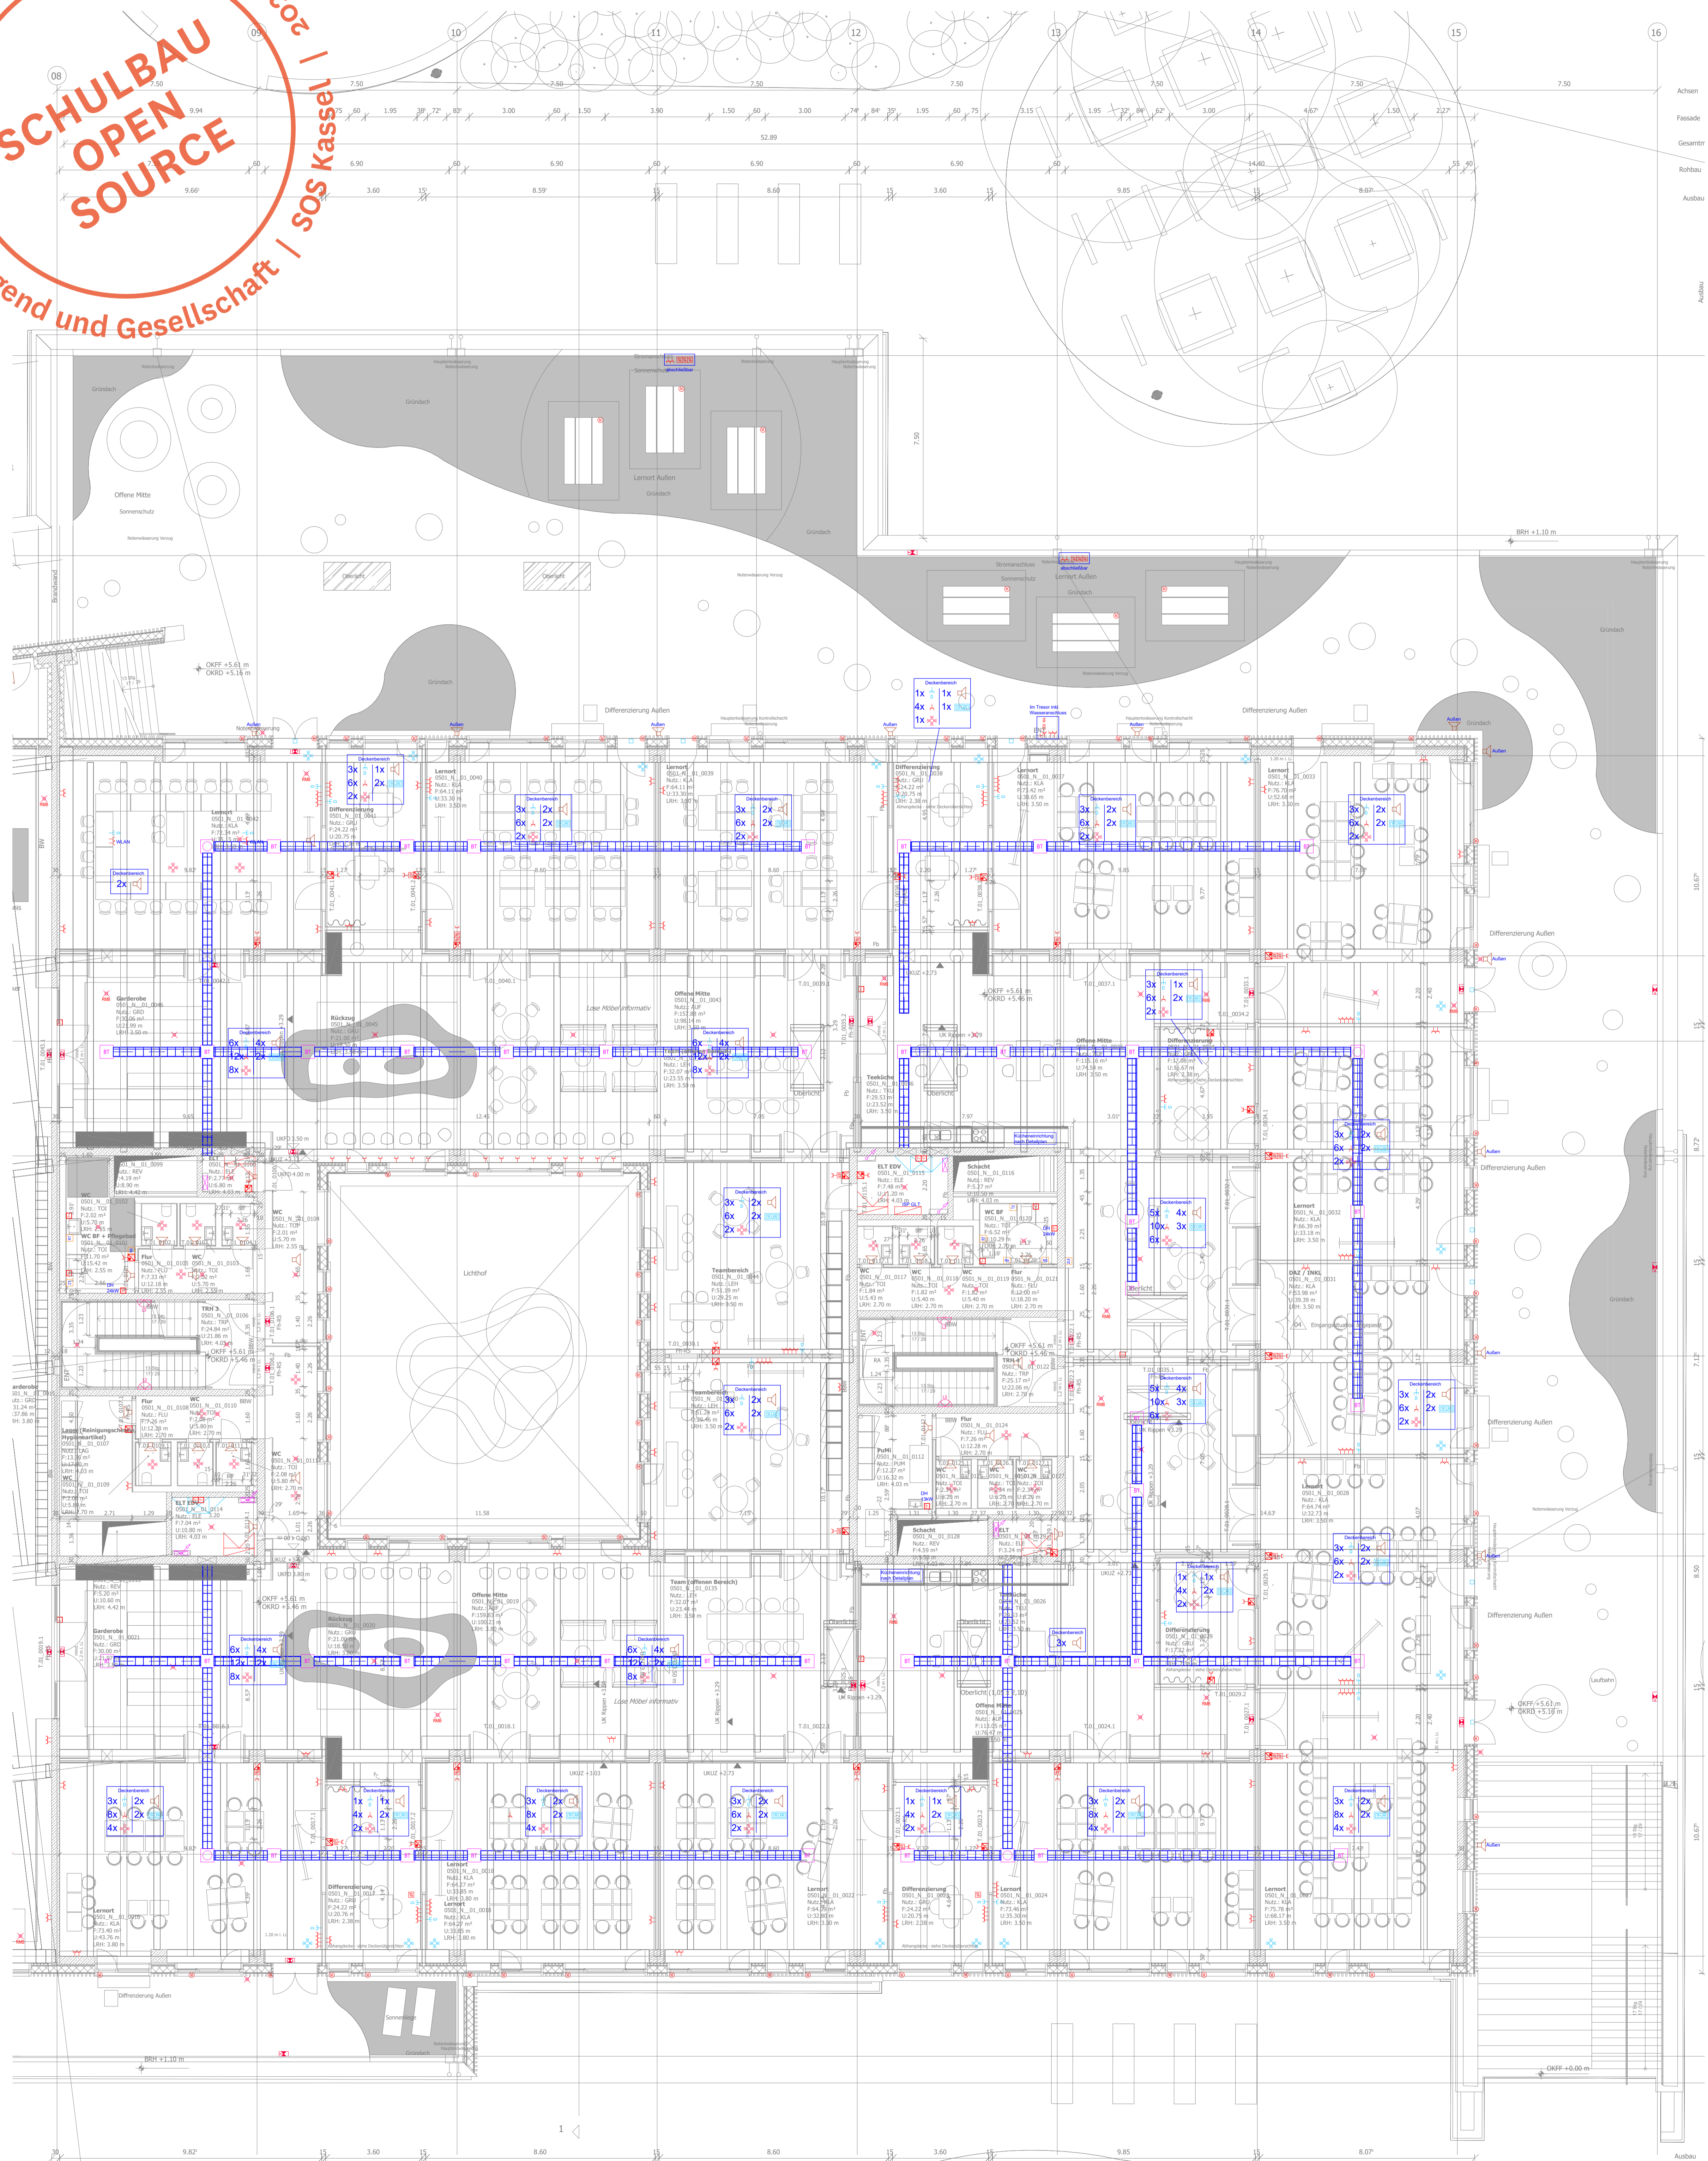

- Legende Installationen**
- Schutzkontakt Steckdose
 - CEE-Steckdose, 5 polig (3 Phasen) 16A
 - Ausschalter
 - Wechselschalter
 - Geräteanschluss 3-polig (1 Phase)
 - Geräteanschluss 5-polig (3 Phase)
 - EIB-Taster
 - Jalousie-Taster
 - Jalousie Motor
 - Präsenzmelder
 - Sicherheitsleuchte
 - Sicherheitsleuchte Stufenbeleuchtung
 - Sicherheitsleuchte hohe Bereiche
 - Rettungszeichenleuchte
 - Doppel-Lautsprecher
 - Bodentank 2x, 1x
 - Fußbodenkanal, 3-zügig, 350mm x 48mm
 - Verteilung Starkstrom
 - Verteilung Schwachstrom
 - Brüstungskanal
 - EDV-Einzelschlussdose
 - EDV-Doppelschlussdose
 - WLAN
 - Steigtrasse-Starkstrom
 - Steigtrasse-Schwachstrom
- Legende Brandmeldeanlage**
- Automatischer Brandmelder
 - Automatischer Brandmelder in Zwischendecke
 - Automatischer Brandmelder mit Sockelleiene
 - Druckknopfmelder-Brandmelder
 - Feuerwehreinformationszentrale
 - Freischalteinheit
 - Feuerwehrschießdepot
 - Koppelmodul
 - Rundumkennleuchte Blitzleuchte
 - Akustischer Signalgeber
 - Brandmeldezentrale
 - Automatischer Brandmelder RWA
 - Druckknopfmelder-RWA
 - Motor-RWA
 - RWA-Zentrale
- Legende Einbruchmeldeanlage**
- Infrarot-Bewegungsmelder (passiv)
 - Magnetkontakt
- Legende Lichtanlage**
- Zugfaster
 - Zimmerleuchte mit Elektronik
 - Rufabsteltaster
 - Netzgerät
 - Dienstzimmereinheit

Datum: 0501_P03_N_01_ARCH_230814_XX_04_V_1052.dwg/pdf

Alle Mess- und Flächenangaben sind für die Bauausführung 01 geprüft worden. Nachträgliche Änderungen sind nur mit Zustimmung der Auftraggeber zulässig. Die Verantwortung für die Richtigkeit der Angaben liegt bei den Auftraggebern. Die Haftung für Schäden, die aus der Nutzung dieser Unterlagen resultieren, ist ausgeschlossen. © 2024 Montag Stiftung Jugend und Gesellschaft.

ÜBERSICHTPLAN ZUR DIGITALEN ANSICHT

Bauherr/Auftraggeber: SOS Kassel Immobilien GmbH & Co. KG, Obere Königstraße 9, 34117 Kassel

KVU/NoG GmbH, Königsgraben 3, 34117 Kassel

Kooperationspartner: Montag Stiftung Jugend und Gesellschaft, Barfußweg 5, 34117 Kassel

Planverfasser: C.F. Heller, Europapark 2, 34090 Kassel, C. Heller, Europapark 2, 34090 Kassel, www.kassel-planbau.com

Fachplaner: AKS DATESCH/ELT

Bauverfasser: OSW Kassel

Legenschaftsnummer: 0501

Projekt: 10145

Gesicht von: CFM

Maßstab: 1:100

Format: 1138 X 1609

Leistungsphase: LPH: 3

Datum: 230814

Index: 04

Grundriss 01. Obergeschoss - Digitale Übersicht

AKS DATESCH/ELT, AKS DATESCH/ELT, 0501_P03_N_01_ARCH_230814_XX_CFM_04_V_1052

Plankodierung: 0501_P03_N_01_ELEK_310124_XX_DOE_02_P_2032

d	31.01.2024	Planungsantrag	TER	DET
b	11.09.2023	Planungsantrag <td>TER <td>DET</td> </td>	TER <td>DET</td>	DET
a	04.08.2023	Planungsantrag <td>TER <td>DET</td> </td>	TER <td>DET</td>	DET
Index	Aut. Datum	Aut. Name	Aut. Name	Aut. Name

DÖRING
Elektrotechnik

Dresdenerstraße 15
34117 Kassel
Tel: +49 (0)561 9 30 84-0
info@doering-kassel.de

Entwurf
Offene Schule Waldau
Planung Technische
Ausrüstung ELT

Elektro
Grundriss
1. Obergeschoss - Installationen Teil 2

Blatt: 1
Gesamt: 1

2305-EL-GR-3-2032-B-10G