


Montag Stiftung Jugend und Gesellschaft | SOS Kassel | 2024

**SCHULBAU
OPEN
SOURCE**

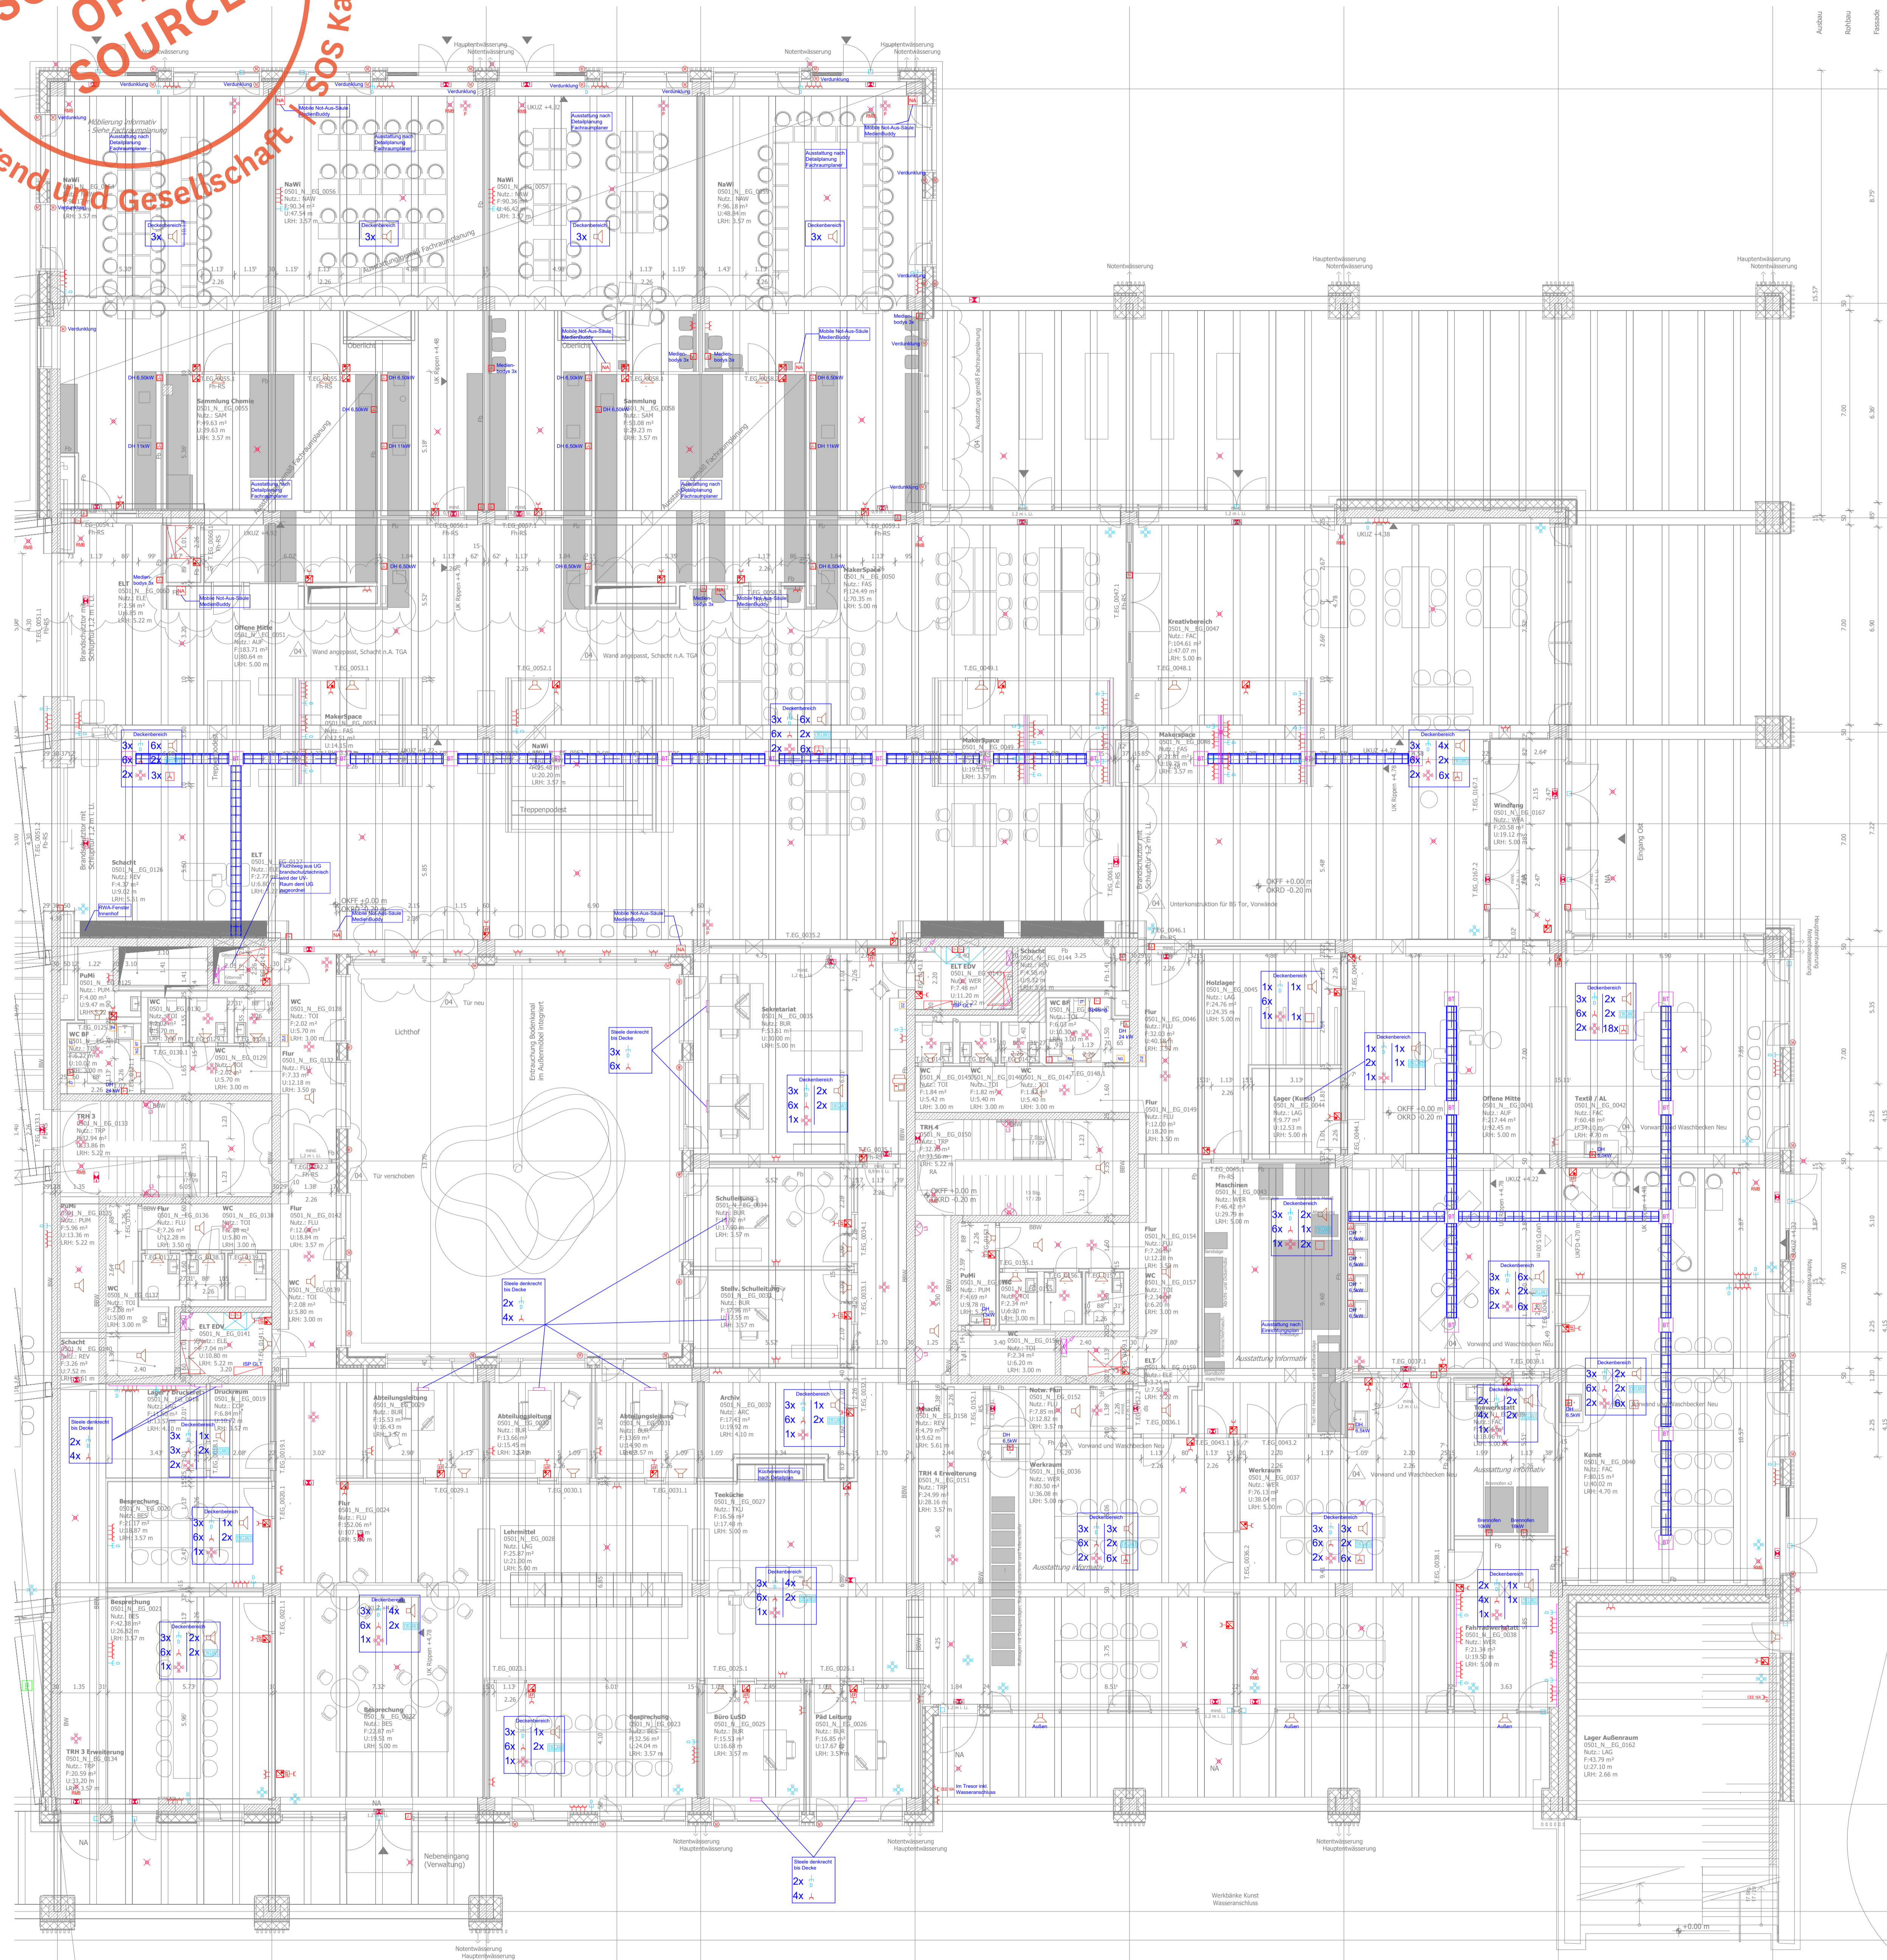

- Legende Installationen**
- Steuerkontakt Steckdose
 - CEE-Steckdose, 5 polig (3 Phasen) 16A
 - Ausschalter
 - Wechselschalter
 - Geräteschluss 3-polig (1 Phase)
 - Geräteschluss 5-polig (3 Phase)
 - EIB-Taster
 - Jalousie-Taster
 - Jalousie Motor
 - Präsenzmelder
 - Sicherheitsleuchte
 - Sicherheitsleuchte Stufenbeleuchtung
 - Sicherheitsleuchte hohe Bereiche
 - Retlungszeichenleuchte
 - Doppel-Lautsprecher
 - Bodentank 2x, 1x
 - Fußbodenkanal, 3-zügig, 350mm x 48mm
 - Verteilung Starkstrom
 - Verteilung Schwachstrom
 - Brüstungskanal
 - EDV-Einzelanschlußdose
 - EDV-Doppelanschlußdose
 - WLAN
 - Steigtrasse-Starkstrom
 - Steigtrasse-Schwachstrom
- Legende Brandmeldeanlage**
- Automatischer Brandmelder
 - Automatischer Brandmelder in Zwischendecke
 - Automatischer Brandmelder mit Sockelsirene
 - Druckknopfmelder-Brandmelder
 - Feuerwehrlerninformationszentrale
 - Freischalleinheit
 - Feuerwehrlernschlüsseldepot
 - Koppelmodul
 - Rundumkennleuchte Blitzleuchte
 - Akustischer Signalgeber
 - Brandmeldezentrale
 - Automatischer Brandmelder RWA
 - Druckknopfmelder-RWA
 - Motor-RWA
 - RWA-Zentrale
- Legende Einbruchmeldeanlage**
- Infrarot-Bewegungsmelder (passiv)
 - Magnetkontakt
- Legende Lichttrifanlage**
- Zugtaster
 - Zimmerleuchte mit Elektronik
 - Rufabsteltaster
 - Netzgerät
 - Dienstzimmerinheit

0501_P03_N_EG_ARCH_230814_XX_04_V_1051.dwg / pdf

Überblicksplan

ÜBERSICHTPLAN ZUR DIGITALEN ANSICHT

Bauherr/Auftraggeber: Stadt Kassel Immobilien GmbH & Co. KG
 KVV Neo GmbH
 Kasselstraße 9
 34117 Kassel

Kooperationspartner: Montag Stiftung Jugend und Gesellschaft
 Kassel

Planer/Architekt: C.F. Müller
 Europaplatz 2
 34109 Kassel
 cfm@cfm-architects.com

Projektnummer: 10145
 Projektname: Grundriss Erdgeschoss - Digitale Übersicht
 Maßstab: 1:100
 Format: 1138 X 1609
 Leistungsphase: LPH: 3
 Datum: 230814
 Index: 04

AKS Datenschlüssel: 2235-AR-3-GR-008-D-EG
 0501_P03_N_EG_ARCH_230814_XX_CFM_04_V_1051

Plankodierung: 0501_P03_N_EG_ELEK_310124_XX_D0E_02_P_2022

d	c	b	a	Index	Art	Datum	Änderung	Änderer	Änderungsart	Änderungsdatum	Änderungsname
		31.01.2024	Planungsantrag	TER	DET						
		11.09.2023	Planungsantrag	TER	DET						

DÖRING
 Dienstleistungsunternehmen für die Baubranche

Dienstleistungsunternehmen für die Baubranche
 Dienstleistungsunternehmen für die Baubranche
 Dienstleistungsunternehmen für die Baubranche

Entwurf
 Offene Schule Waldau
 Planung Technische Ausrüstung ELT
 Elektro Grundriss Erdgeschoss - Installationen Teil 2

Blatt Nr.: 1
 Blatt-Auswahl: 1

2235-EL-GR-3-2022-8-EG